



观察站		罗江	周	林玉斌	王斌
结构		朱力	梁木	王瑞杰	王伟
电气		施经彬	梁修		
测量			梁现	邵萍萍	

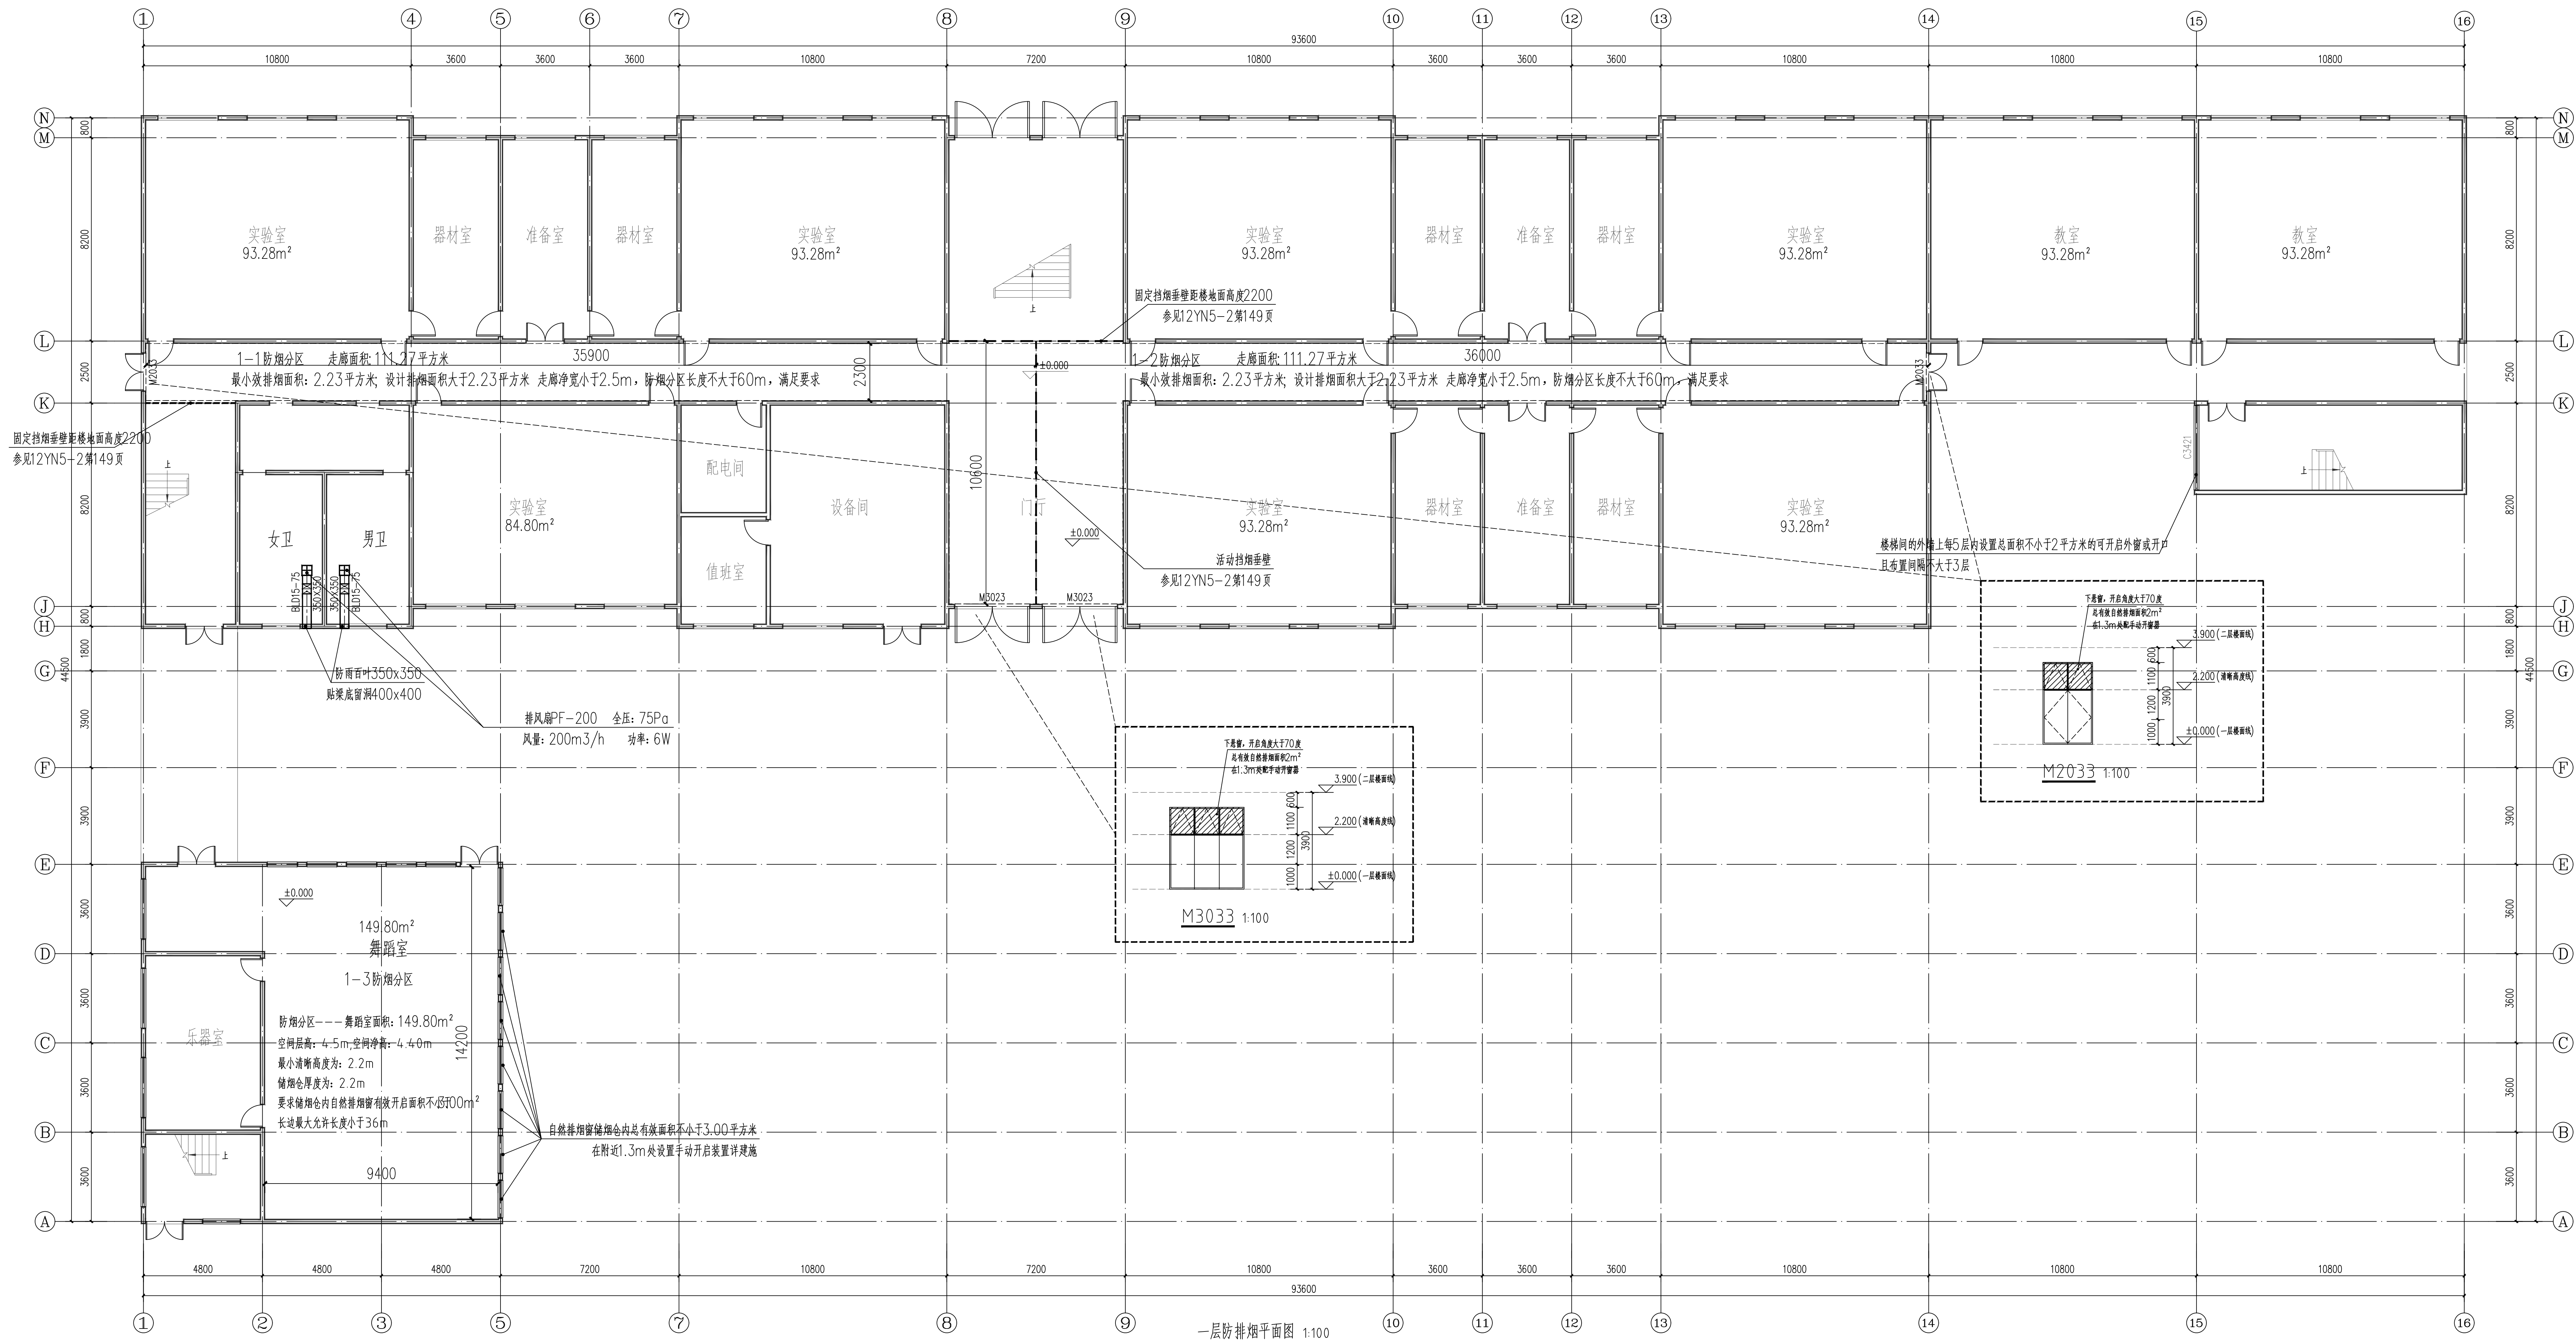

一层防排烟平面图 1:100

	实 名	签 名
项目负责人	韩利辉	韩利辉
专业负责人	邱栋平	邱栋平
设 计 人	林玉斌	林玉斌
注册（执业）章		
预留印章		
出图印章		
审图印章		
竣工盖章		
备注栏		
众生设计集团有限公司		
建筑行业（建筑工程）甲级 A133A01211 风景园林工程设计专项乙级 A2390000274 市政行业乙级 A2390000274 城乡规划编制乙级 资质编号：B(2)2016089		
	实 名	签 名
审定人	陈月和	陈月和
项目负责人	韩利辉	韩利辉
专业负责人	邱栋平	邱栋平
审核人	邱栋平	邱栋平
校对人	汪光峰	汪光峰
设计人	林玉斌	林玉斌
南阳市第一中学校附属初级中学		
工程名称 南阳市第一中学校附属初级中学—中附小消防设施升级改造项目		
子项名称 实验楼		
图纸名称 一层防排烟平面图		
工程编号	版本号	出图日期
	I . 0	2026. 07
设计阶段	图 别	图 号
施 工 图	暖通	02


建昌	罗江	廖	通	林玉斌	王斌
靖安	朱力	林	林	王瑞杰	王瑞杰
电	隋红彬	林	修		
名		景	景	邵萍萍	

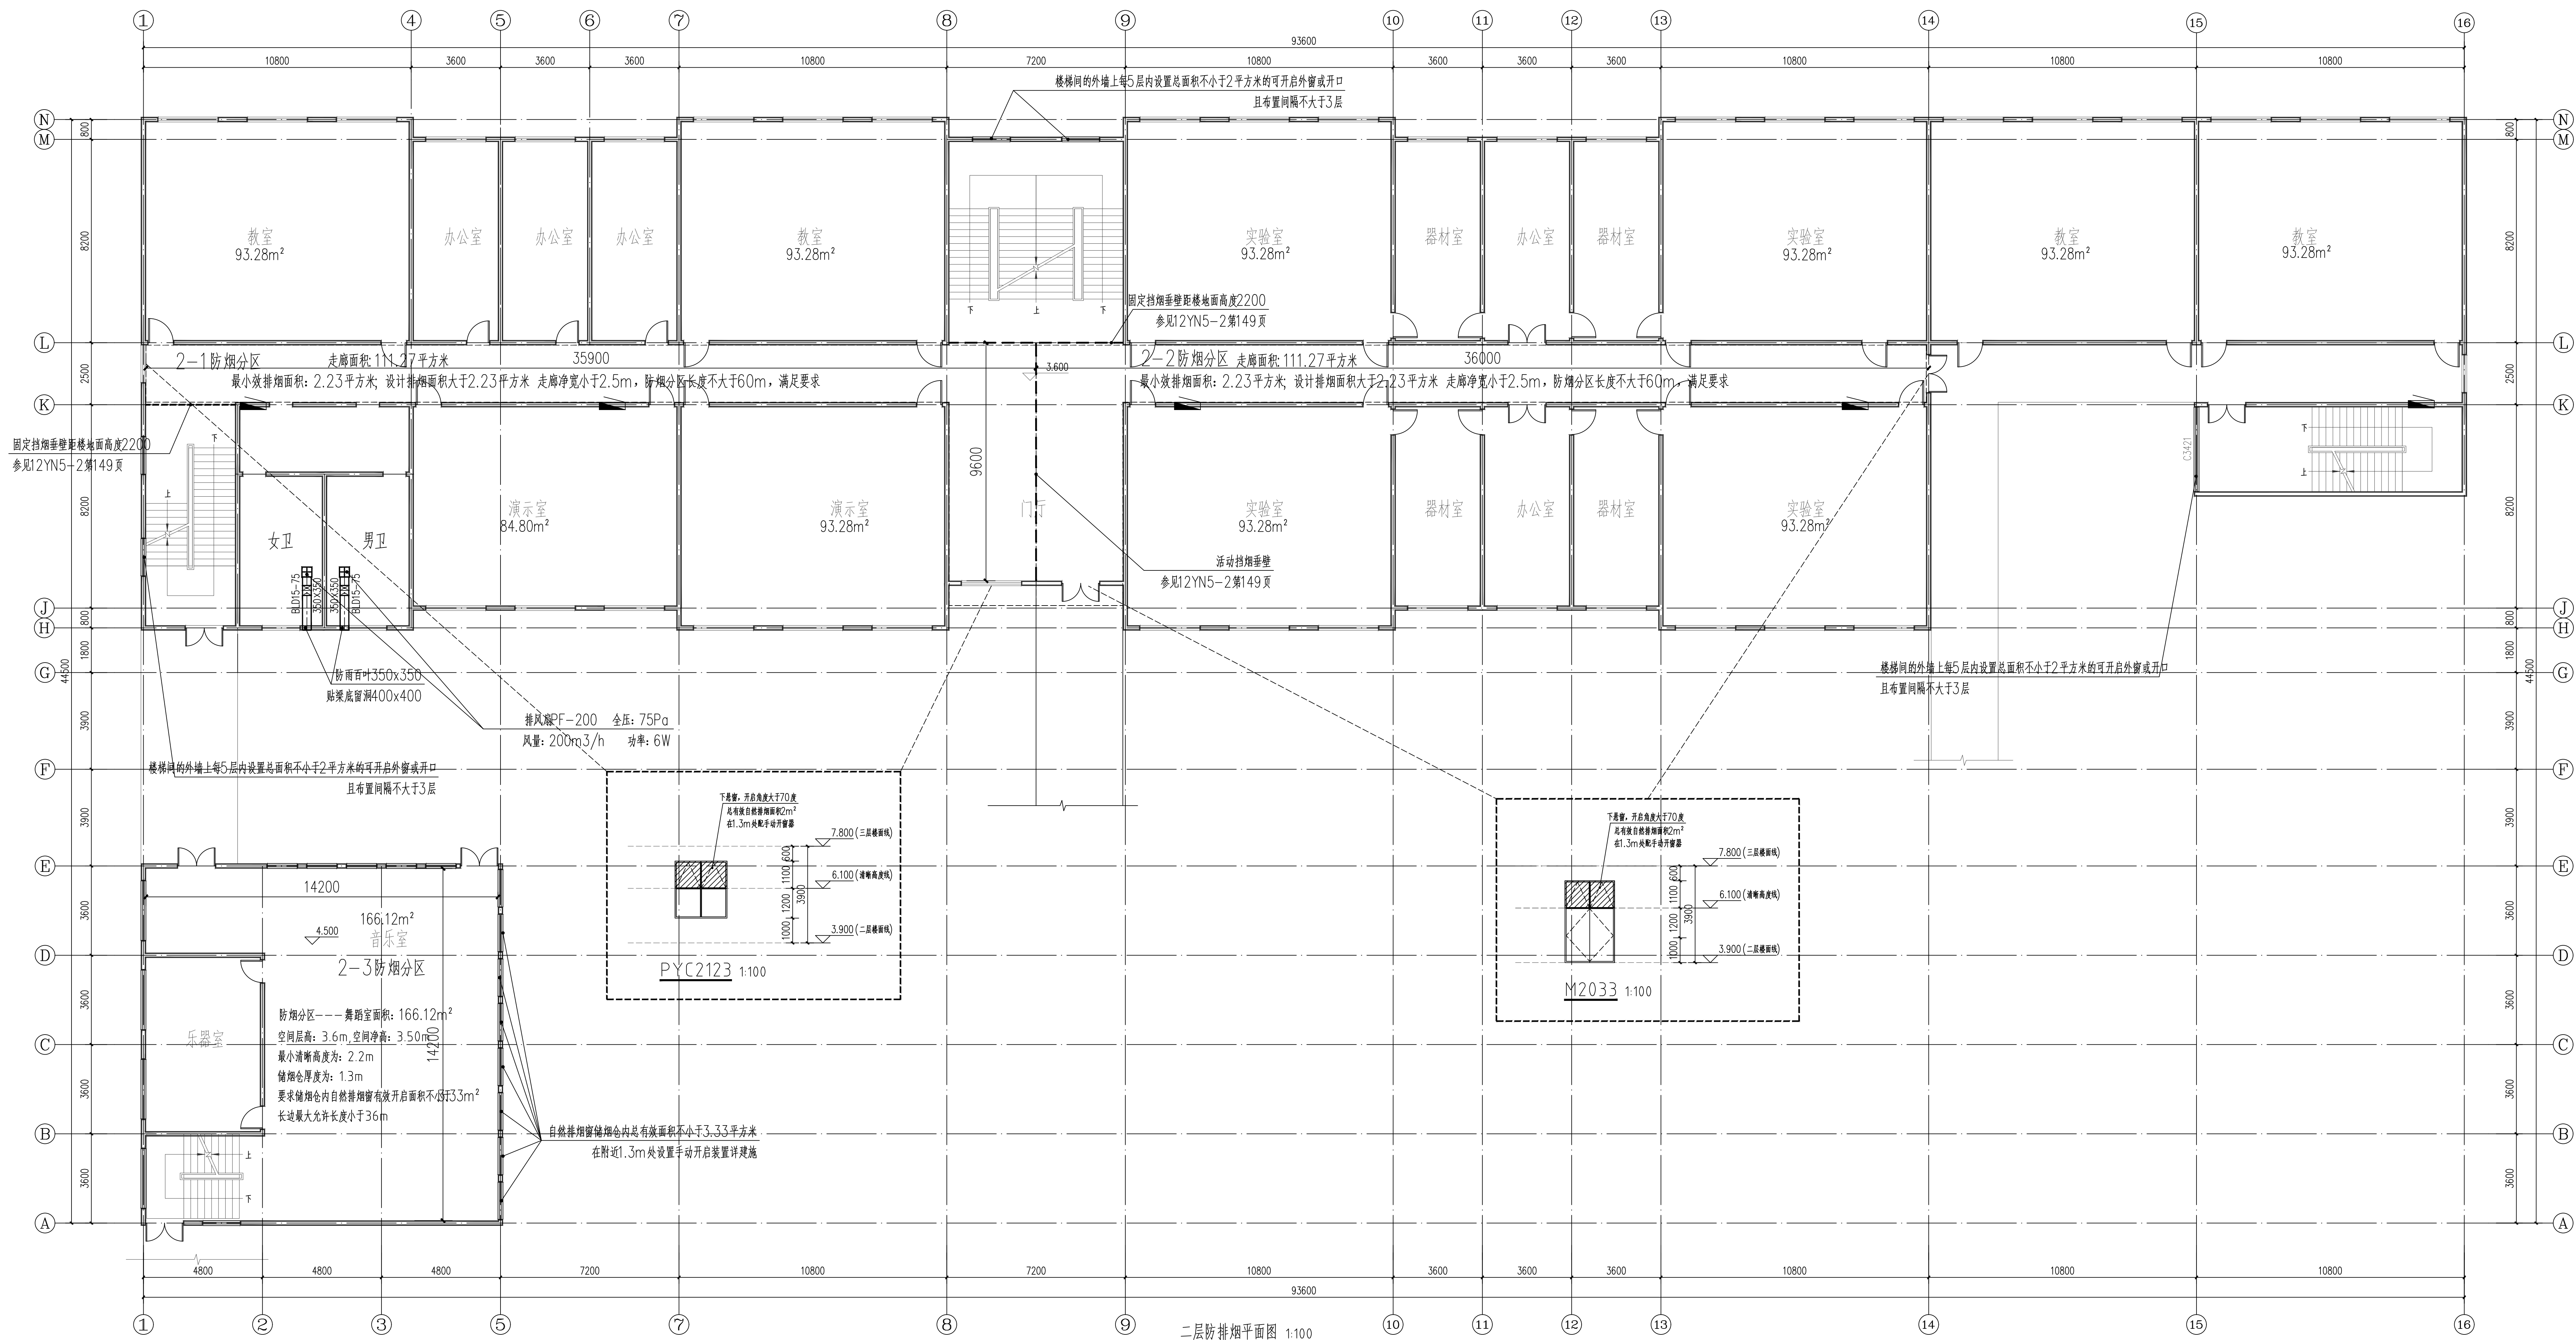


二层防排烟平面图 1:100

	实名	签名
项目负责人	韩利辉	韩利辉
专业负责人	邱栋平	邱栋平
设计人	林玉斌	林玉斌
注册(执业)章		
预留印章		
出图印章		
审图印章		
竣工签章		
备注栏		
众生设计集团有限公司 建筑行业《建筑工程》甲级 A133A01211 风景园林工程设计专项乙级 A2330000274 市政行业乙级 A2330000274 城乡规划编制乙级 和信院规[20]008号		
	实名	签名
审定人	陈月和	陈月和
项目负责人	韩利辉	韩利辉
专业负责人	邱栋平	邱栋平
审核人	邱栋平	邱栋平
校对人	汪光峰	汪光峰
设计人	林玉斌	林玉斌
建设单位 南阳市第一中学校附属初级中学学校		
工程名称 南阳市第一中学校附属初级中学—中期中消防设施升级改造项目		
子项名称 实验楼		
图纸名称 二层防排烟平面图		
工程编号	版本号 1.0	出图日期 2026.07
设计阶段	图别	图号
施工图	暖通	03

廖錫堯	羅江	陳雲水	林玉斌	孔斌
馬樹松	朱力	蔡善木	王瑞杰	王華鈞
楊國光	施炫彬	黎參		
李名全		梁現	邵澤萍	

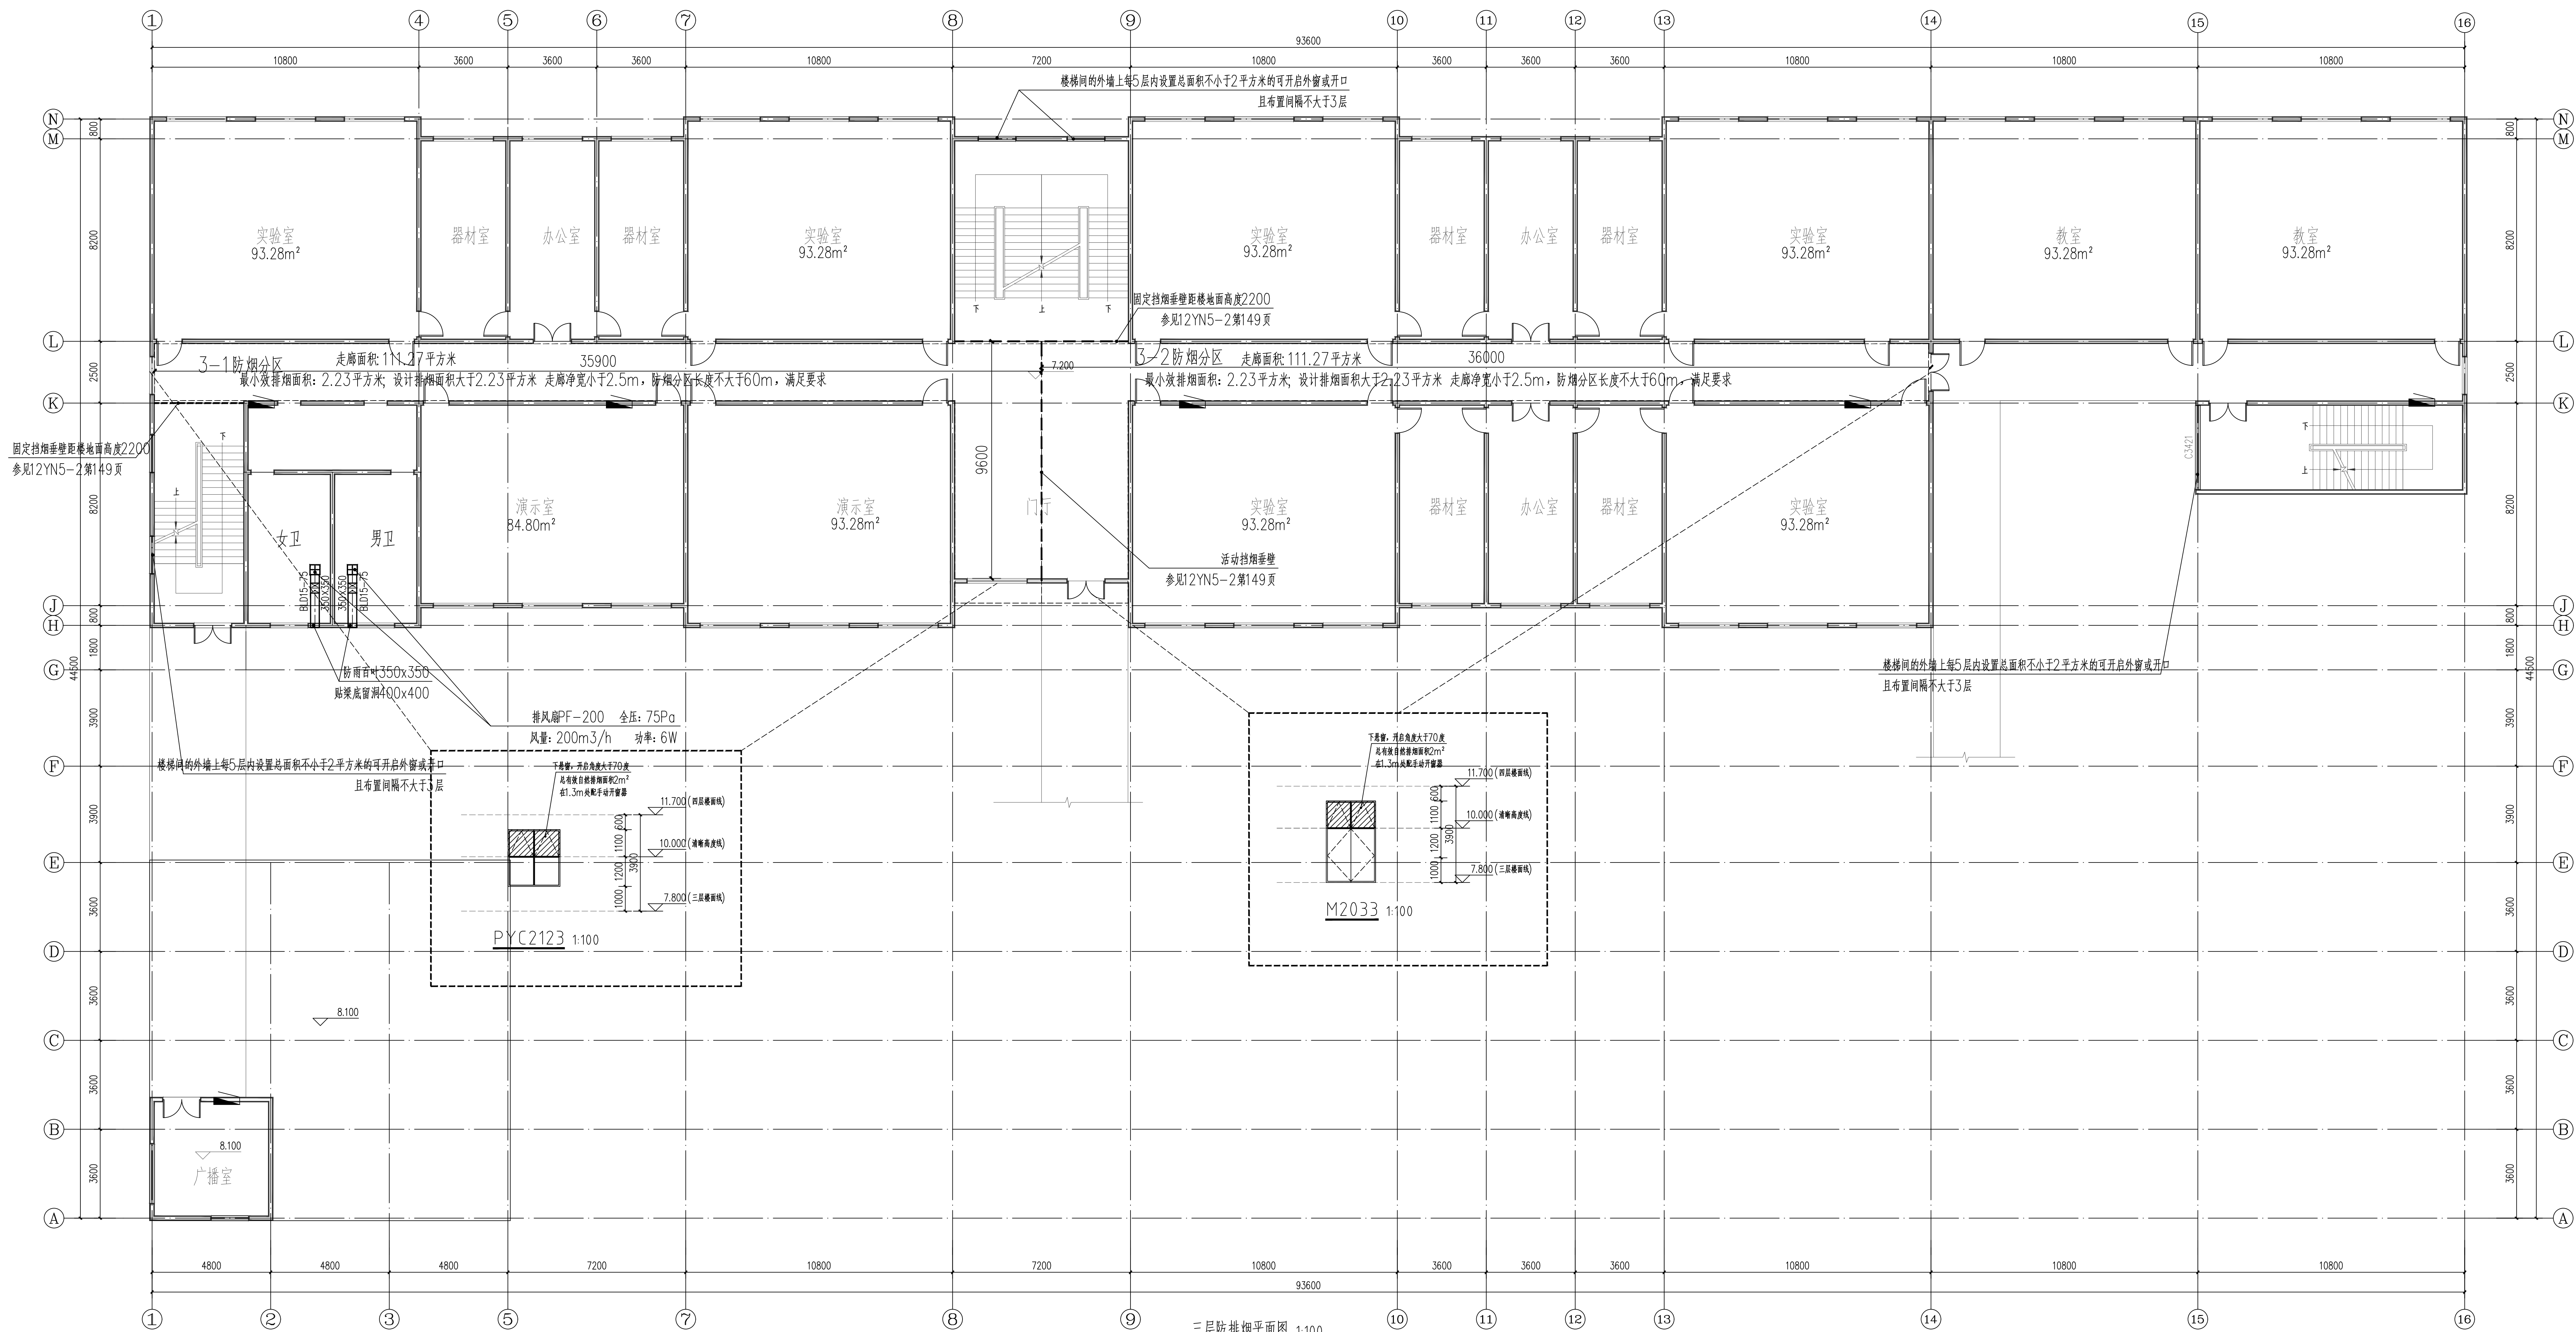[illegible]

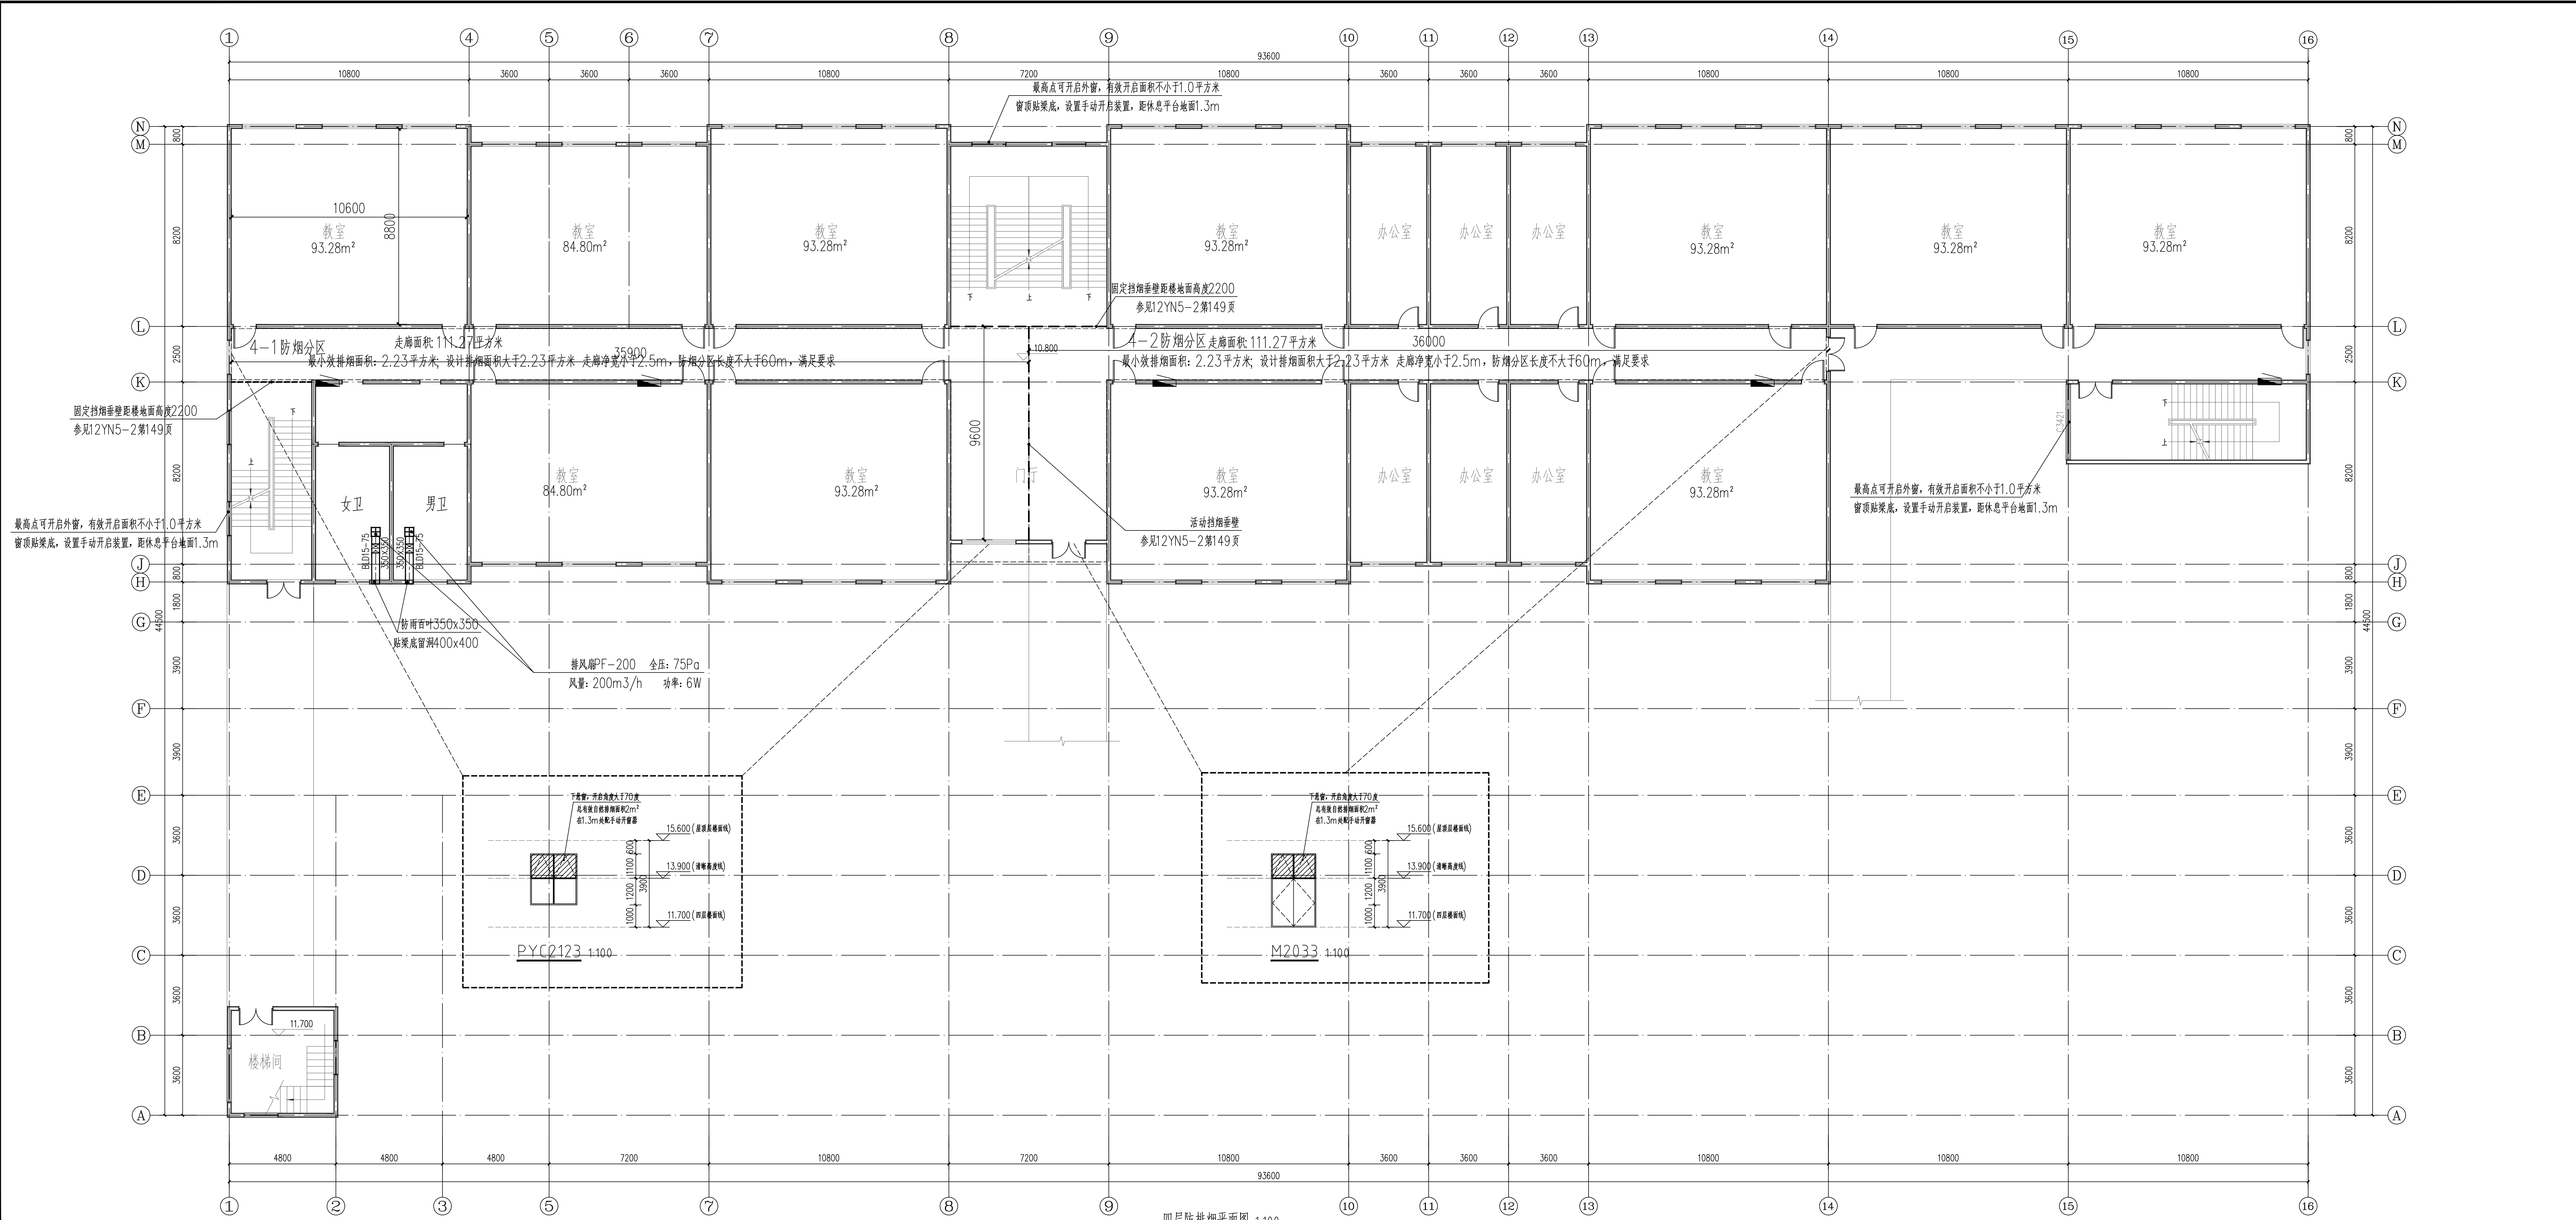[illegible][illegible]